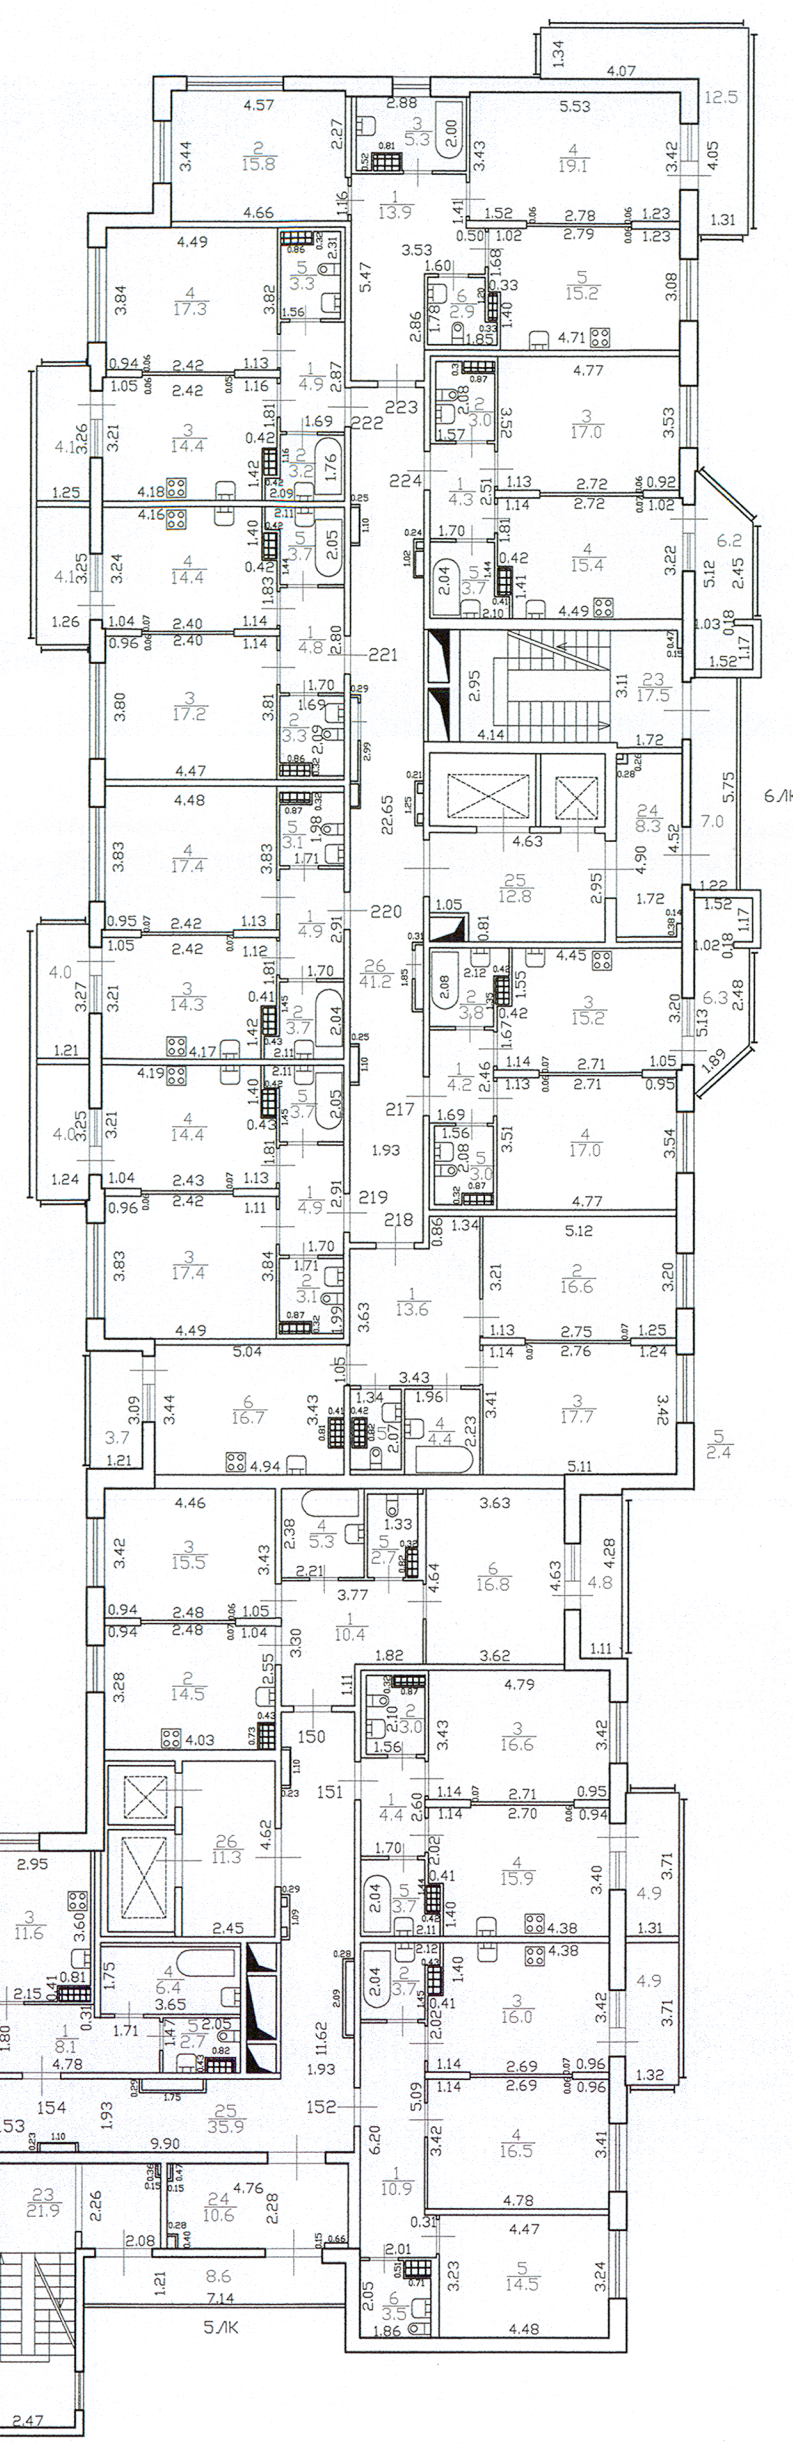
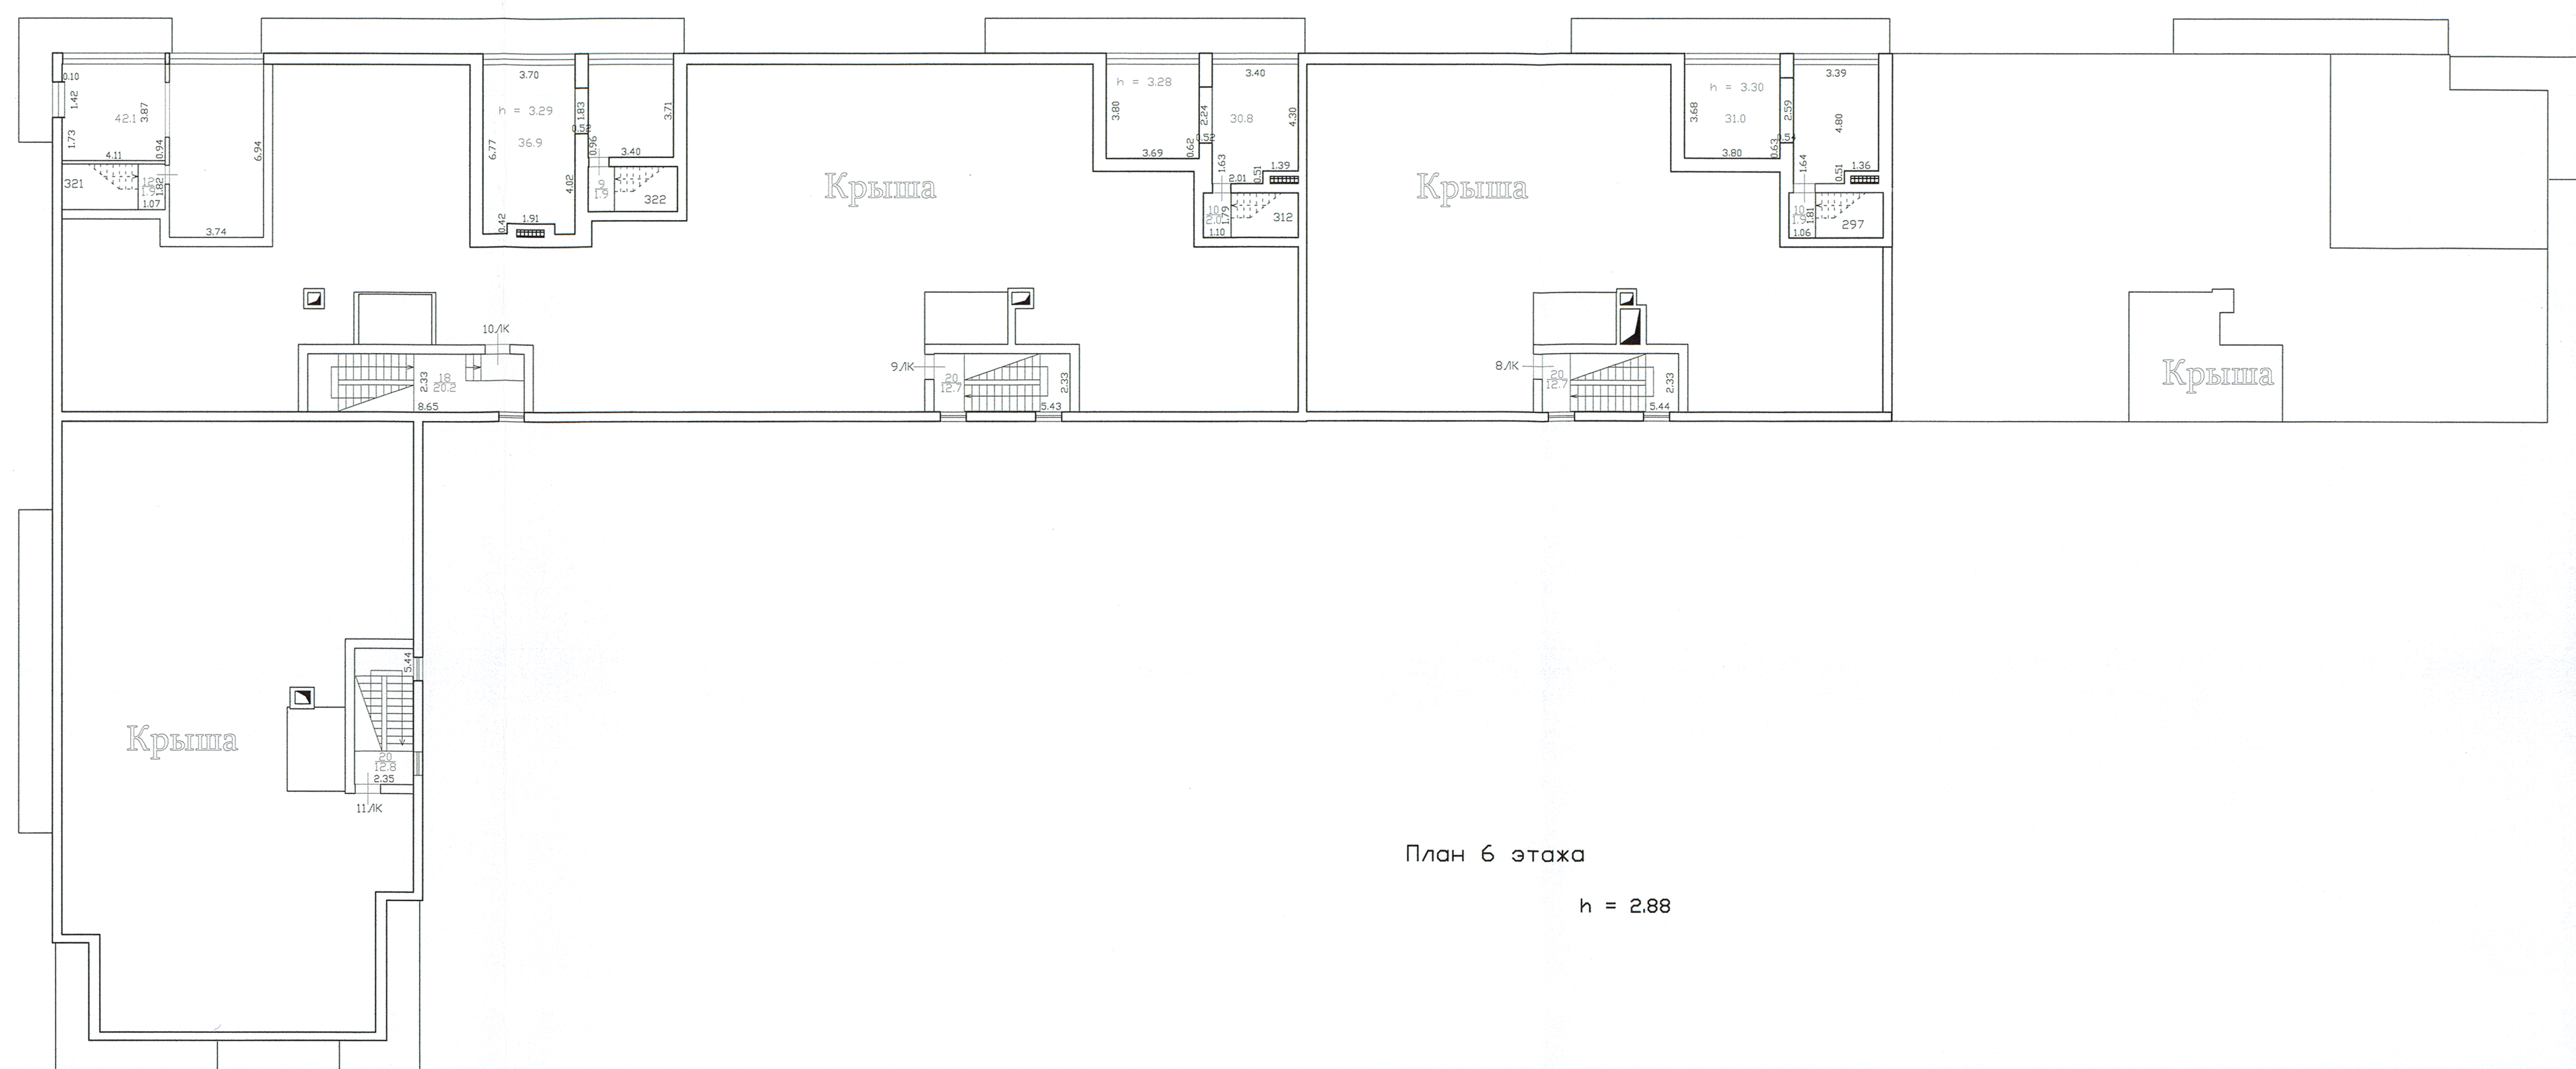


Филиал ГУП «ГИОН» – проектно-инвентаризационное бюро Вго-Восточное		Инв.Н 07/01-6296	
Лист N 8	Российская Федерация, город Санкт-Петербург, муниципальный округ Вхно-Православный, проспект Героев, дом 34, строение 1 План 6-го этажа		Масштаб 1:200
Дата 23.01.2019	Исполнил Инженер Колесникова Е.В.	Должность Инженер	Подпись Колесникова Е.В.
	Проверил Начальник филиала И.Д.Ботеев	Рисовал Бороздинская Е.А.	Подпись И.Д.Ботеев