


План 8 этажа

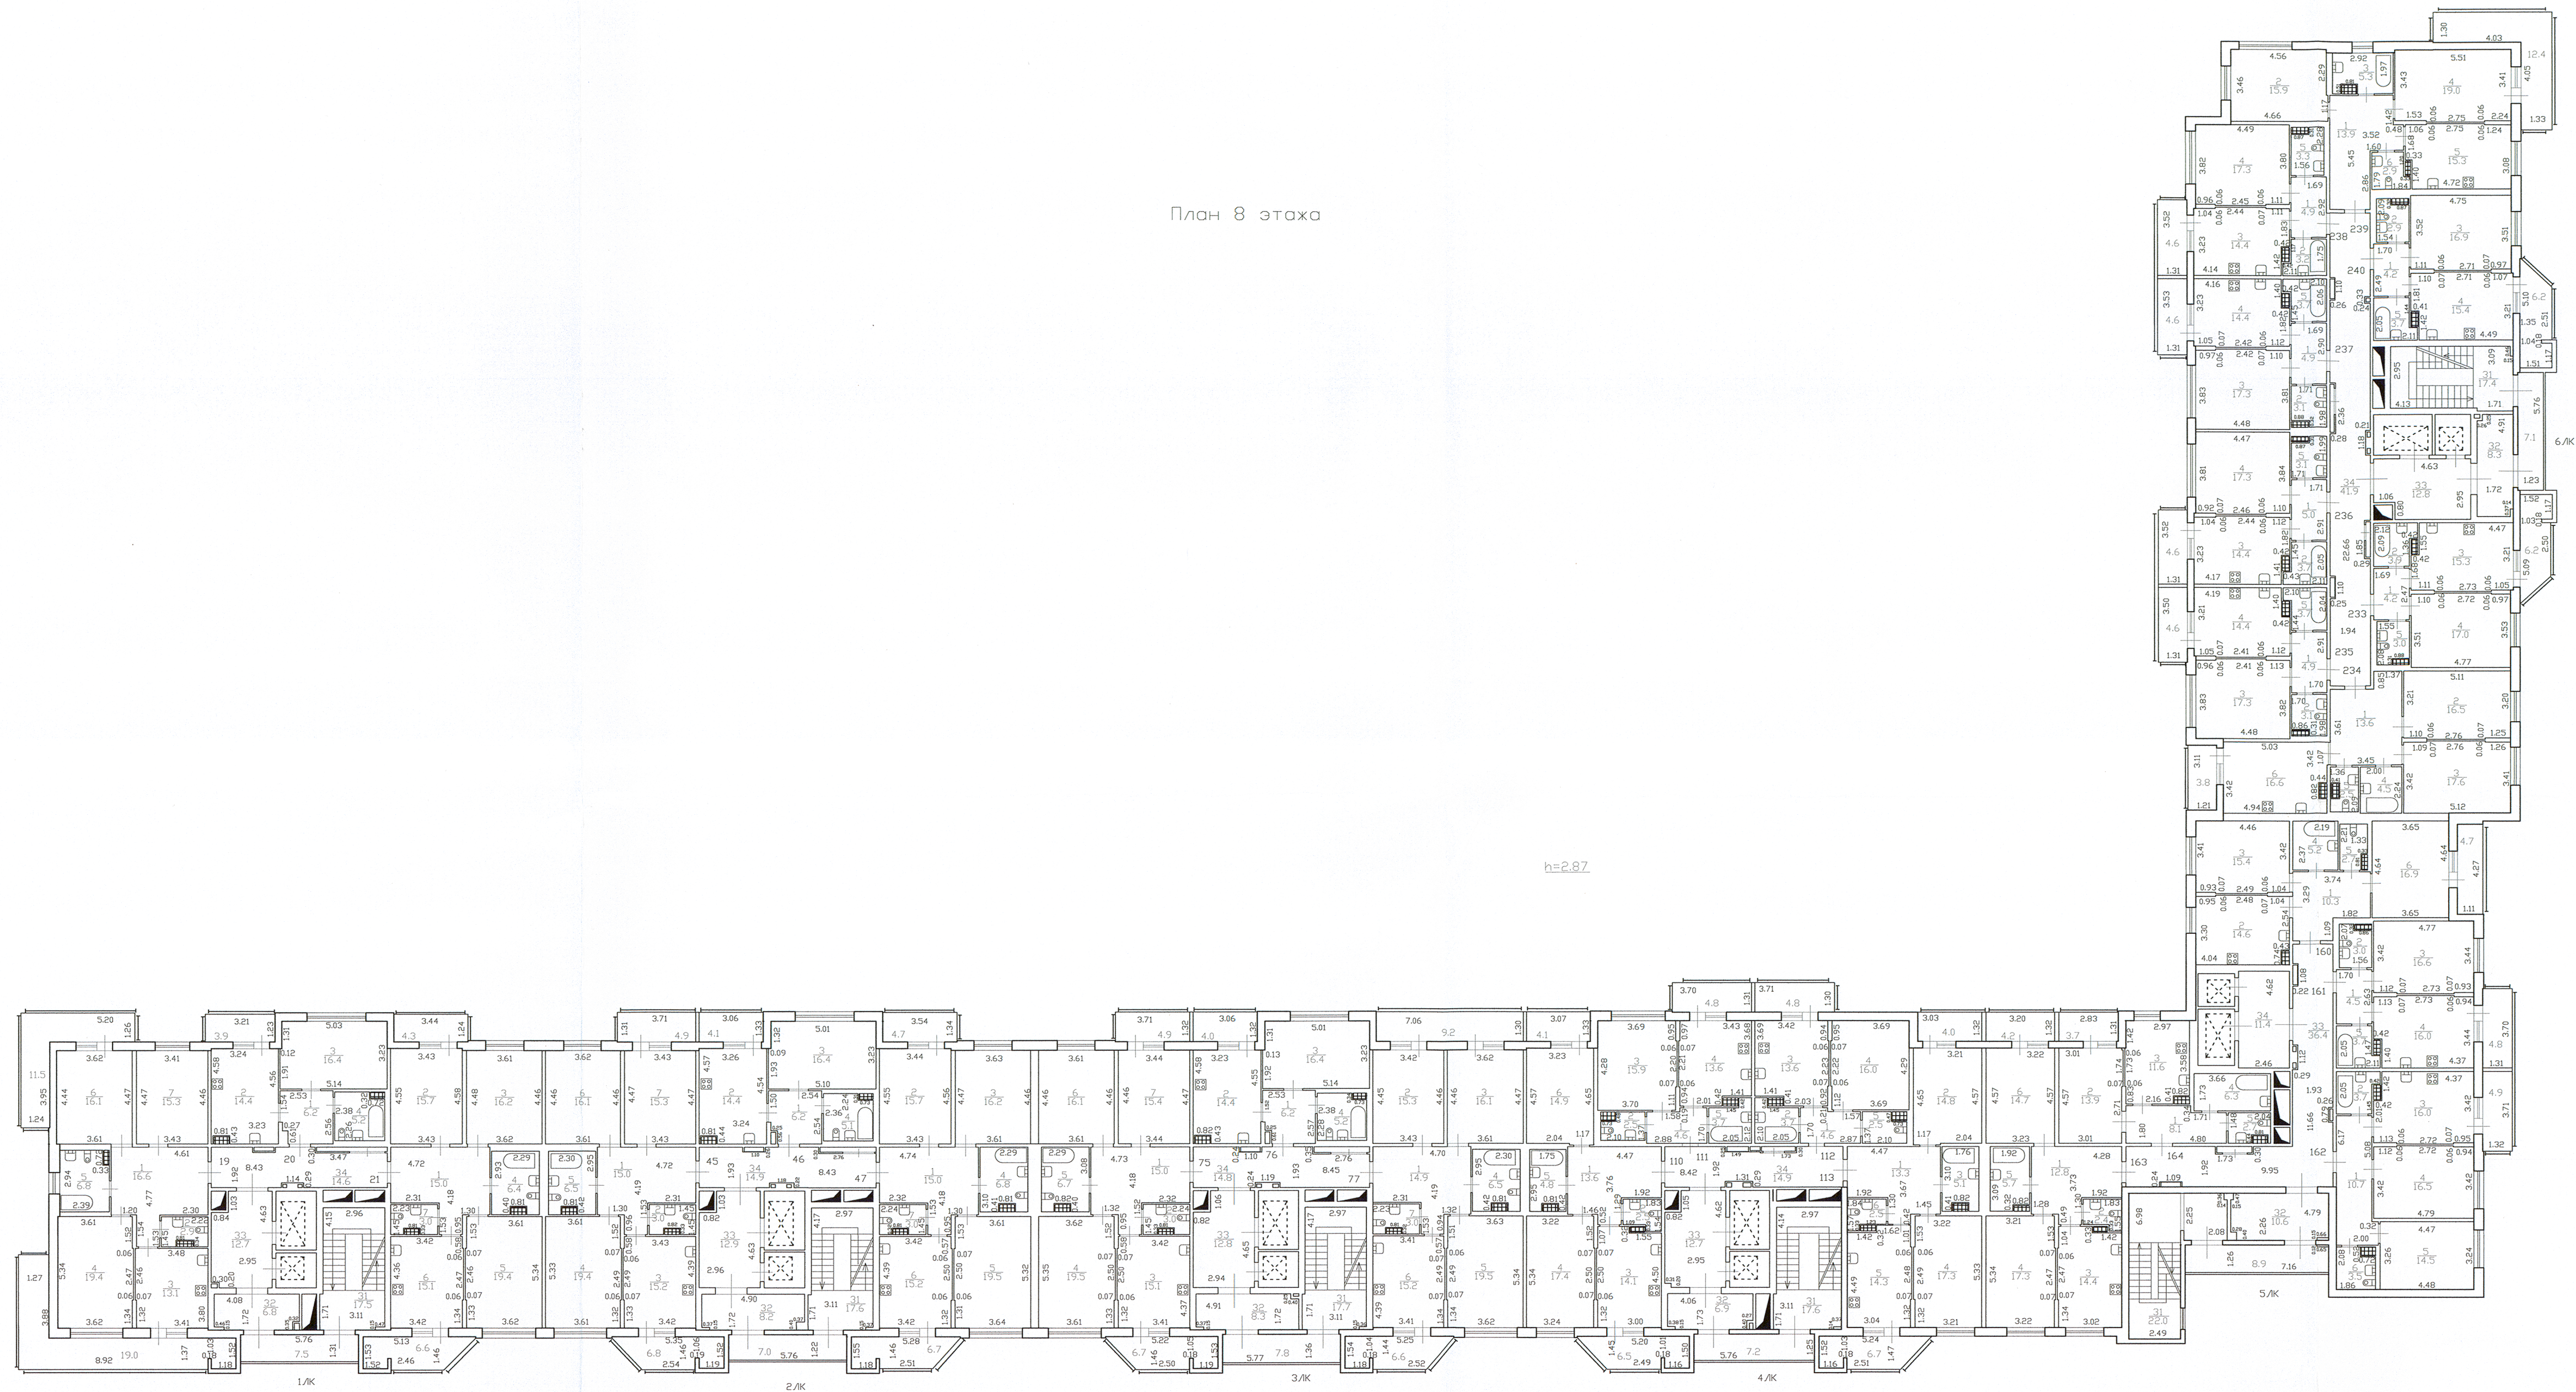

h=2.87

Филиал ГУПГЦИОН* - проектно-инвентаризационное бюро Юго-Восточное			Ив.Н 07/01-6296
Лист N 10	Российская Федерация, город Санкт-Петербург, муниципальный округ Южно-Приморский, проспект Героев, дом 34, строение 1 План 8-го этажа		Масштаб 1:200
Дата 23.01.2019	Исполнил Инженер	Ф.И.О. Коренькова Е.В.	Подпись
	Проверил Рект.группы	Баранчиков А.А.	
		Начальник филиала М.Д.Ботрова	